

MAPA DO CELÓW PROJEKTOWYCH

Oznaczenie kancelaryjne zgłoszenia pracy geodezyjnej	GN.6640.1.93.2019
Nazwa miejscowości	Trasa w Łukszty - Kol. Łukszty
Jednostka ewidencyjna	identyfikator 280407_5 nazwa Pasłek - Obszar Wiejski
Obręb ewidencyjny	identyfikator Nr 0025 nazwa Łukszty 025
Skala mapy	1:500
Nazwa układu współrzędnych	prostokątnych płaskich 2000_7 układu wysokości Kronstadt_60
Oznaczenie granic obszaru, który był przedmiotem aktualizacji	---
Informacje o służebnościach gruntowych mających wpływ na zagospodarowanie gruntów, zlokalizowanych w granicach projektowanej inwestycji	nie ustalano
Data opracowania mapy	11.02.2019r.


Granice wniezione na podstawie danych numerycznych udostępnionych przez PODOGK, bez prawnego ustalenia granic.
 Nie wyklucza się istnienia w terenie innych, nie wykazanych na niniejszej mapie urządzeń podziemnych, które nie były objęte do inwentaryzacji lub o których brak jest informacji w materiałach technicznych.
 W opracowaniu mapy użyto symboli niezgodnych z zał. 7 rozdz. 4816.1 rozporządzenia o mapie zasadniczej, lecz z nieobowiązującą instrukcją K1 gdyż wg tej instrukcji opracowana jest mapa zasadnicza przyjęta do zasobu PODOGK w Pasleku.

Wykonana w 2019 r. przez Przedsiębiorstwo Geodezyjne „GeoPas” Zbigniew Romanowski
 14 - 400 Pasłek, Pl. Św. Wojciecha 5
 NR UPK. GEOD. 12899
 kom. 0-605-741-758

Ark. 1.3 212.313 odc. 1

— Kontur użytku gruntowego nie ujawniony w bazie danych ewidencji gruntów i budynków

PRZEDSIĘBIORSTWO GEODEZYJNE
GeoPas
 Zbigniew Romanowski tel. 248 24 04
 14 - 400 Pasłek, Pl. Św. Wojciecha 5
 NIP 578-149-96-25 REGON 170291740

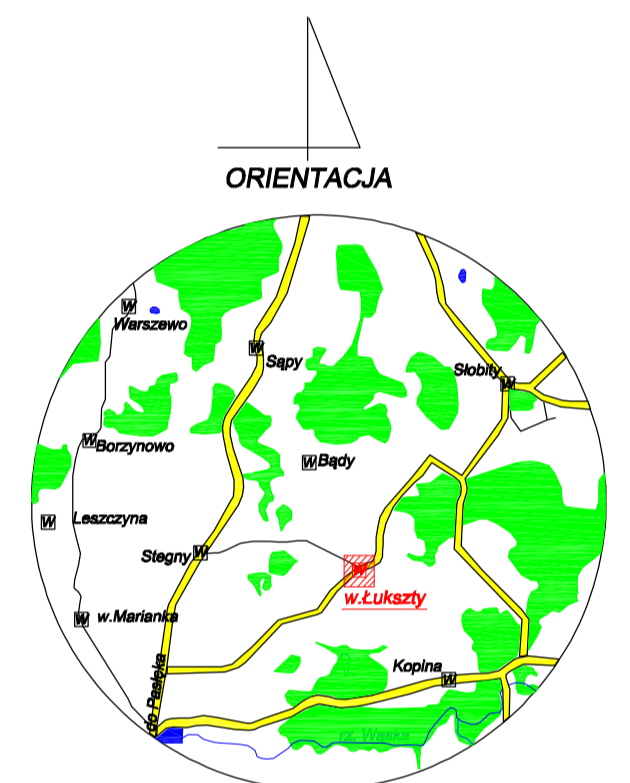

PROJEKT ZAGOSPODAROWANIA TERENU
 ROZBUDOWA SIECI WODOCIĄGOWEJ
 KOLONIA ŁUKSZTY GM. PASŁEK

SKALA 1:500

RZECZOZNAWCA
 dr inż. Witold Garbaczewski
 upr. nr 347/9
 Etykieta, data 06.03.2019
 Zgodnie z przepisami o ochronie przedzapotrzebowaniu
 bez uwag

Legenda

- 1 Projektowany wodociąg Ø125 PE100 RC PN10
- 2 Otwór geologiczny

POŚWIADCZA SIE ZA ZGODNOŚĆ Z ORYGINAŁEM
 MAPY DO CELÓW PROJEKTOWYCH GN. 6640.1.93.2019
 OPACOWANEJ W DNIU 11.02.2019r.

podpis projektanta

UKŁAD ARKUSZY LEGENDA



- Obiekty nie objęte katalogiem
- szpaler drzew liściastych niepomiarzonych
 - zwywłot

USŁUGI PROJEKTOWE mgr inż. D. DOKTOR-ROCHNA 82-300 Elbląg ul. Hetmańska 7/71 tel. 601-954-260	
INWESTOR: MIASTO i GMINA PASŁEK PL. ŚW. WOJCIECHA 5 14-400 PASŁEK	NR RYS. 1
NAZWA INWESTYCJI: PB Rozbudowa sieci wodociągowej Kolonia Łukszty gm. Pasłek	SKALA 1:500
Dz. Nr: 182; 4; 180; 29/1; 58/7 29/3; 12; 11; 9/4; 174; 174/1; 186/1 176; 9/3; 58/6; 58/2	DATA 02*2019r.
OPRACOWAŁ: mgr inż. D. DOKTOR-ROCHNA upr. bud. nr 1696/EL/91 w specjalności instalacyjno-inżynierskiej w zakresie instalacji i sieci wodociągowych	
SPRAWDZIŁ: inż. R. RYŃKOWSKI upr. bud. nr 1894/EL/94 w specjalności instalacyjno-inżynierskiej	